


BRANDSCHUTZPLAN

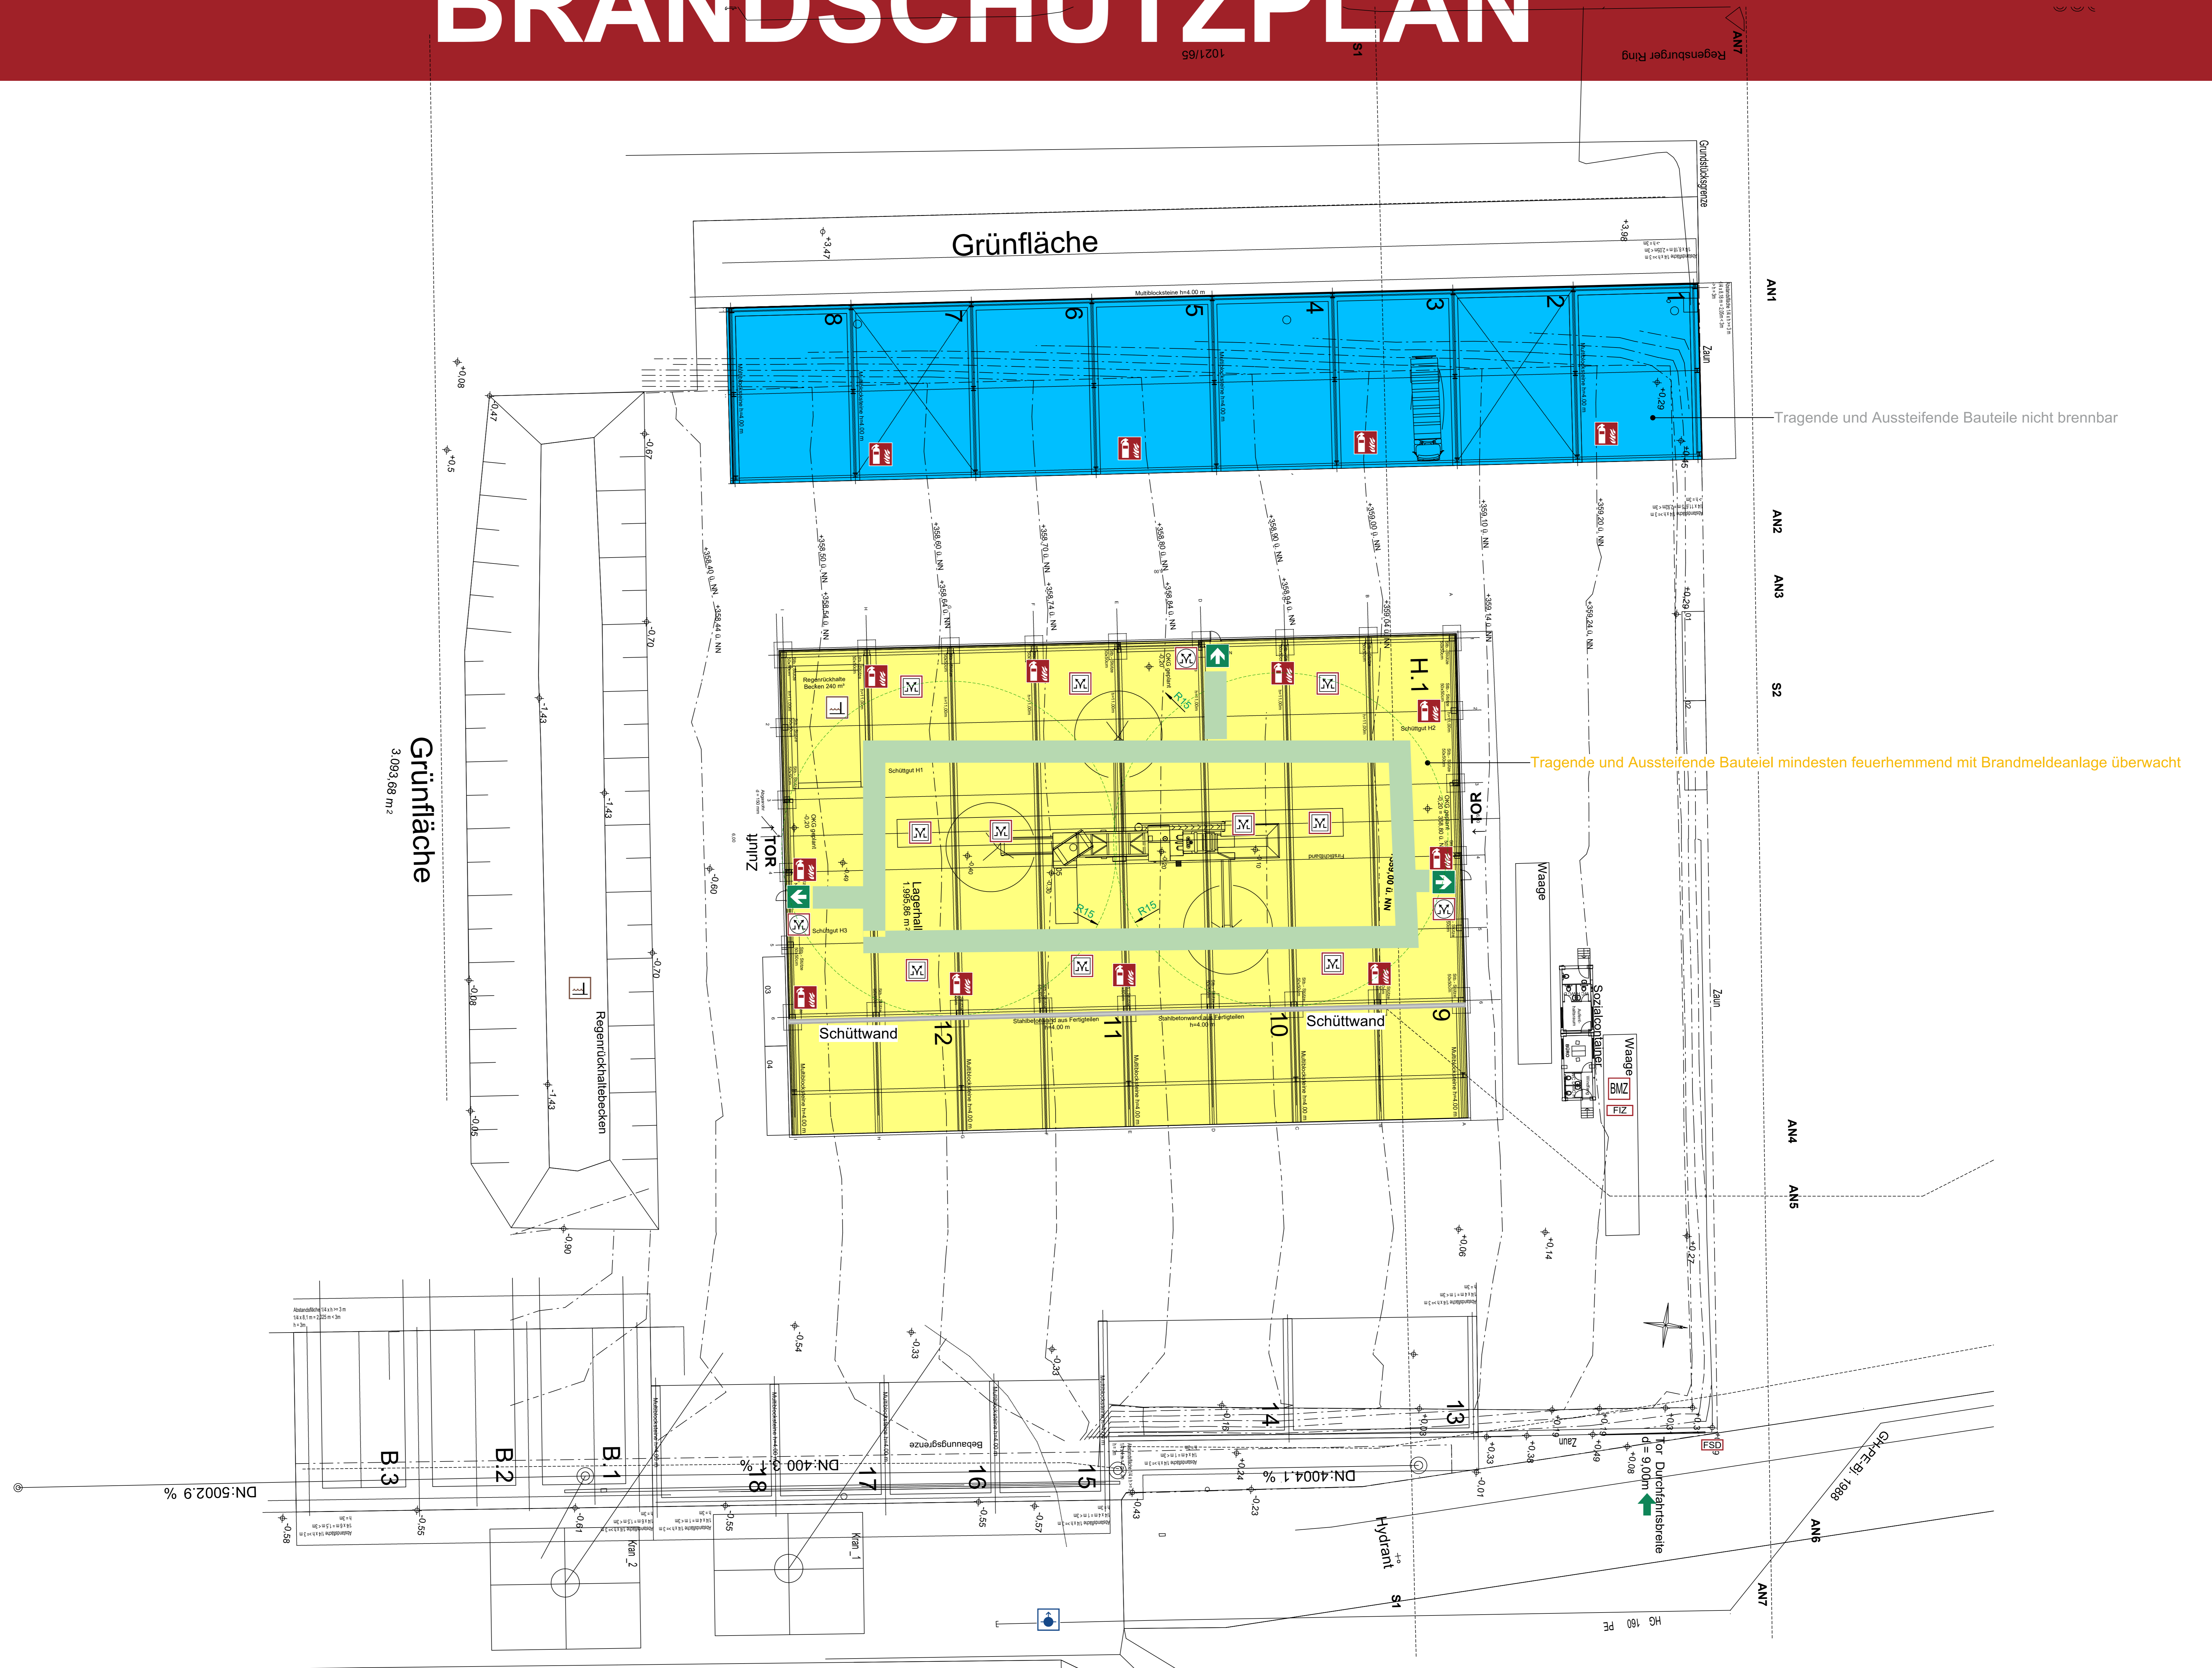

VORABZUG

Kopiert: E2F Holding GmbH Auf dem Abenbergstr. 131
 am Landweg Regensburg, Reg. 201 - 22 91 154 Rom
 Gebäude: Lagerhalle Maßstab: 1:50
 Stand: 23.06.2021 Plan-Nr.: 053-2021
 Plansteller: Büro für Baustatik
 Dipl.-Ing. (FH) Claus Messingschäger
 Abenbergstr. 6 90451 Nürnberg

- | | | | | | | | | | | |
|-------------------------|--------------|--------------------------|-------------------------------------|--------------|--------------|------------------|----------------------|--------------------|-------------------------|------------------------|
| Fluchtweg bis 300 Pers. | Richtungsweg | Rauch- und Wärmelöschung | Rauch- und Wärmelöschung, Becebside | Feuerlöscher | Hauptausgang | Überfuhr-Hydrant | Löschwasserzuleitung | Brandmeldezentrale | Feuerwehr-Schleuseklopp | Feuerwehralarmzentrale |
|-------------------------|--------------|--------------------------|-------------------------------------|--------------|--------------|------------------|----------------------|--------------------|-------------------------|------------------------|