


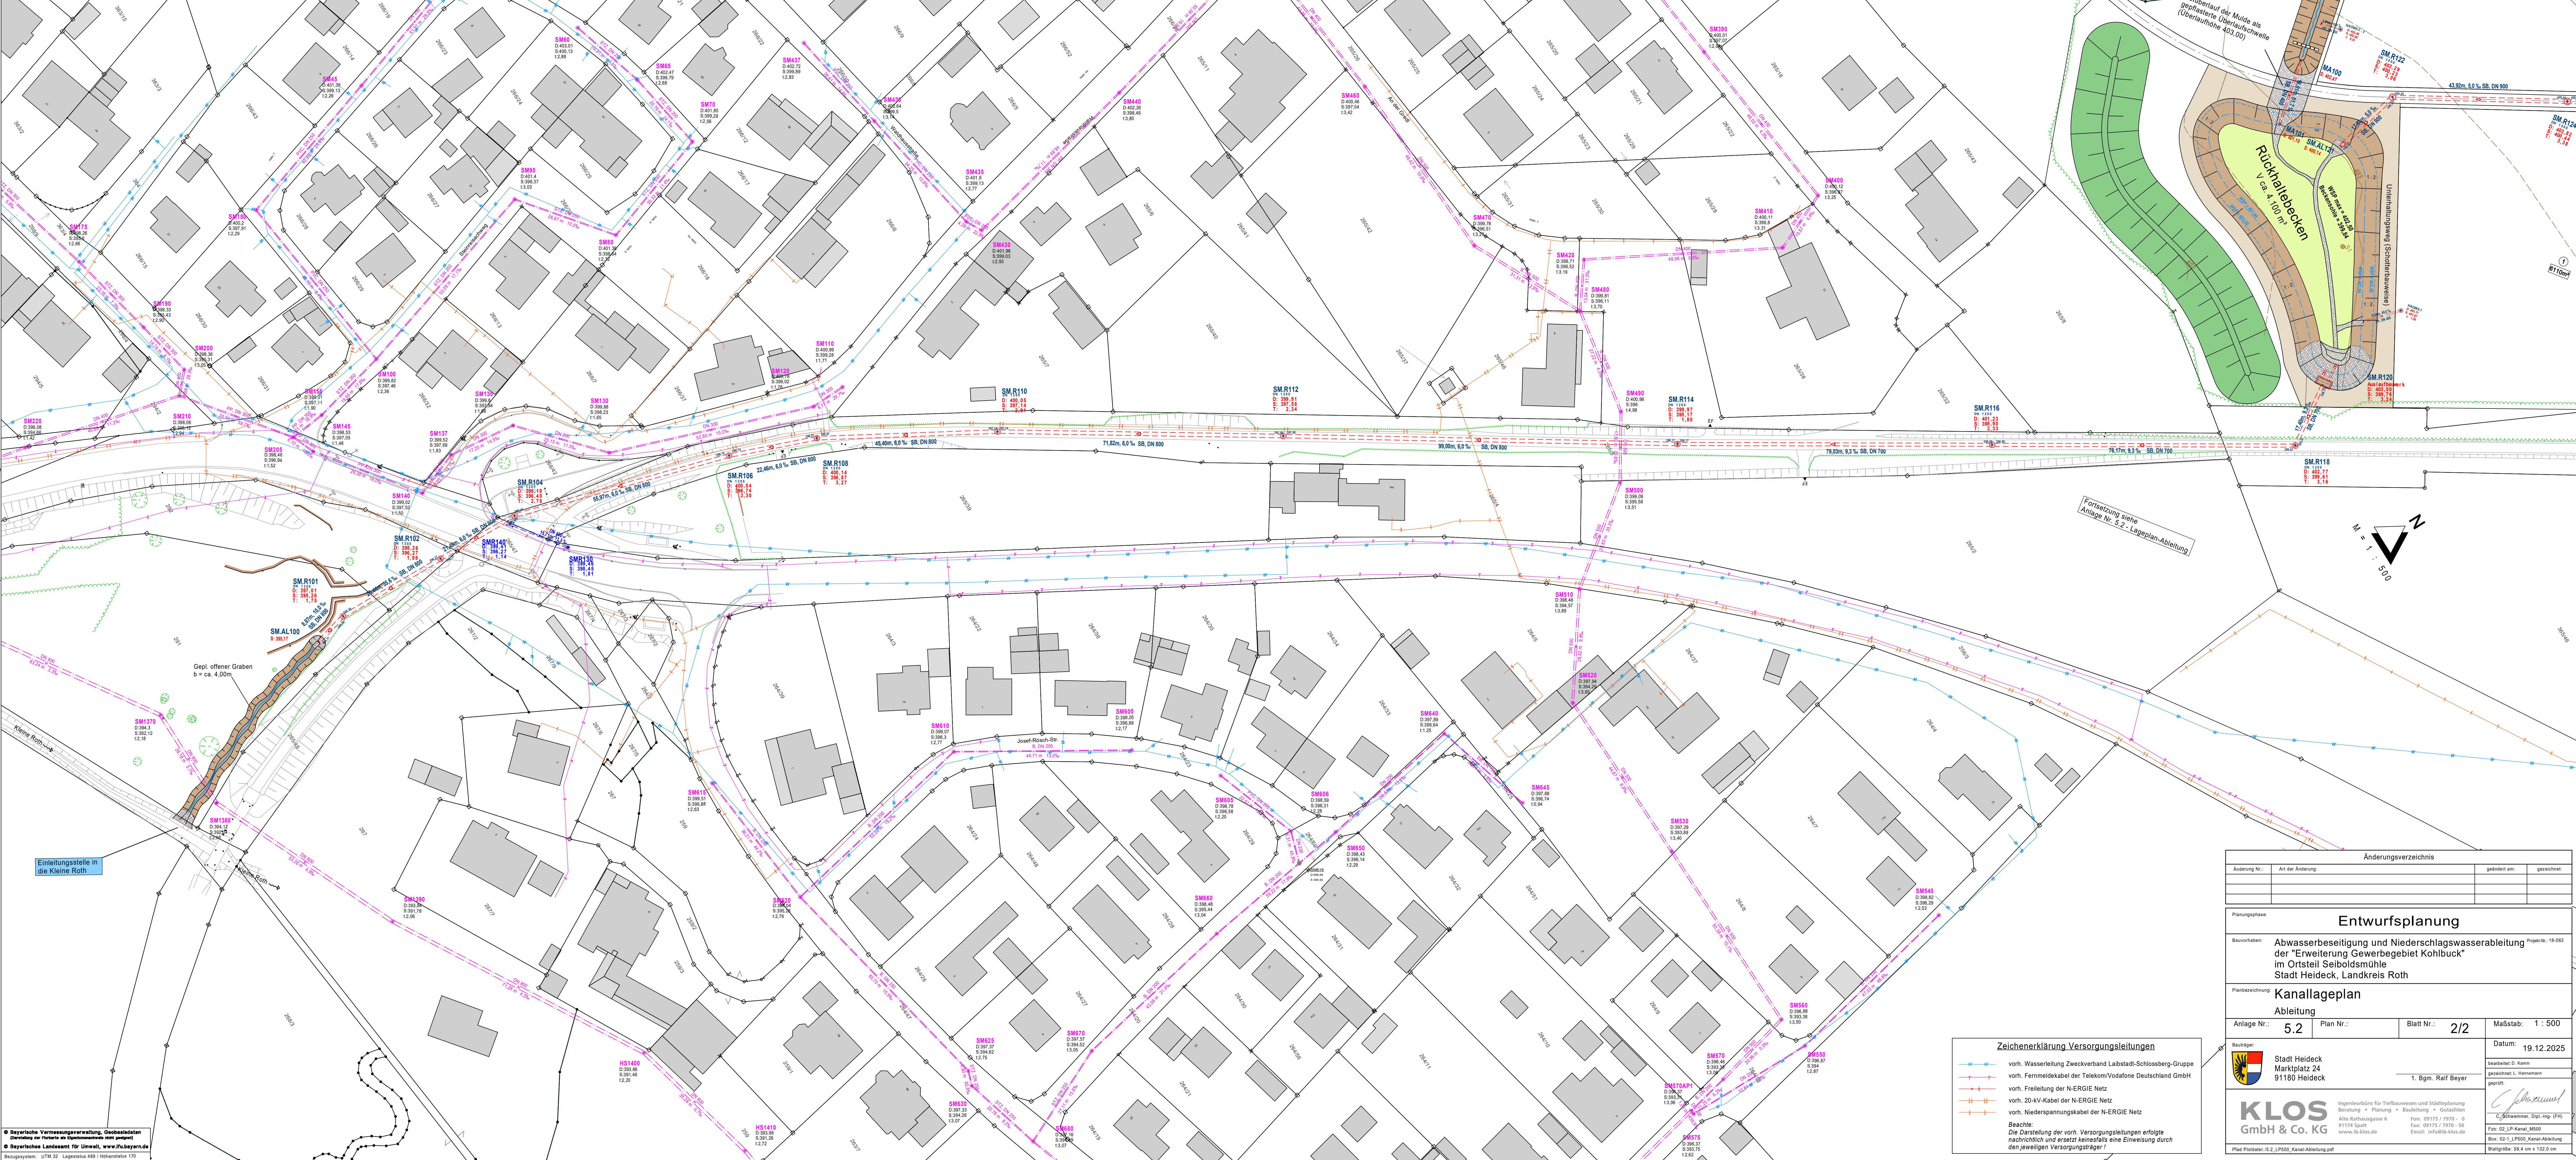

© Bayerische Vermessungsverwaltung, Geobasisdaten
(Download der Punkte als Vektordaten nicht möglich)
© Bayerisches Landesamt für Umwelt, www.lfu.bayern.de
Bezugssystem: UTM 32 (Lageplan 489) Höhenstatus 170

Zeichenerklärung Versorgungsleitungen

vorh. Wasserleitung Zweckverband Laibstadt-Schlossberg-Gruppe

vorh. Fernmeldekabel der Telekom/Vodafone Deutschland GmbH

vorh. Freileitung der N-ERGIE Netz

vorh. 20-kV-Kabel der N-ERGIE Netz

vorh. Niederspannungskabel der N-ERGIE Netz

Beachte:

Die Darstellung der vorh. Versorgungsleitungen erfolgte nachrichtlich und ersetzt keinesfalls eine Einweisung durch den jeweiligen Versorgungsträger!

Änderungsverzeichnis

Änderung Nr.:	Art der Änderung	geändert am:	gezeichnet:

Planungsphase:

Entwurfsplanung

Beauftragter:

Abwasserbeseitigung und Niederschlagswasserabteilung der "Erweiterung Gewerbegebiet Kohlhubck" im Ortsteil Seiboldsmühle Stadt Heideck, Landkreis Roth

Projekt-Nr.: 18-062

Planbezeichnung:

Kanallageplan

Abteilung:

Abteilung

Anlage Nr.:

5.2

Plan Nr.:

Blatt Nr.:

2/2

Maßstab:

1 : 500

Beauftragter:

Stadt Heideck
Marktplatz 24
91180 Heideck

Datum:

19.12.2025

KLOS
GmbH & Co. KG

Ingenieurbüro für Tiefbauwesen und Städteplanung
Beratung • Planung • Bauleitung • Gutachten
Alte Rathausgasse 6
91174 Spill
Fax: 09175 / 7970 - 50
Email: info@klos.de

1. Bgm. Ralf Bayer

bearbeitet D. Karm

gezeichnet L. Harsmann

geprüft:

C. Schwanmer, Dipl.-Ing. (FH)

Fax: 02-LP-Kanal_M500

Blattgröße: 59,4 cm x 132,0 cm

\\Server\projekte\Heideck\18-062_02 Seiboldsmühle_GE Ene_Kohlhubck\Geo\Kohlhubck.G