




Schnitt A - A

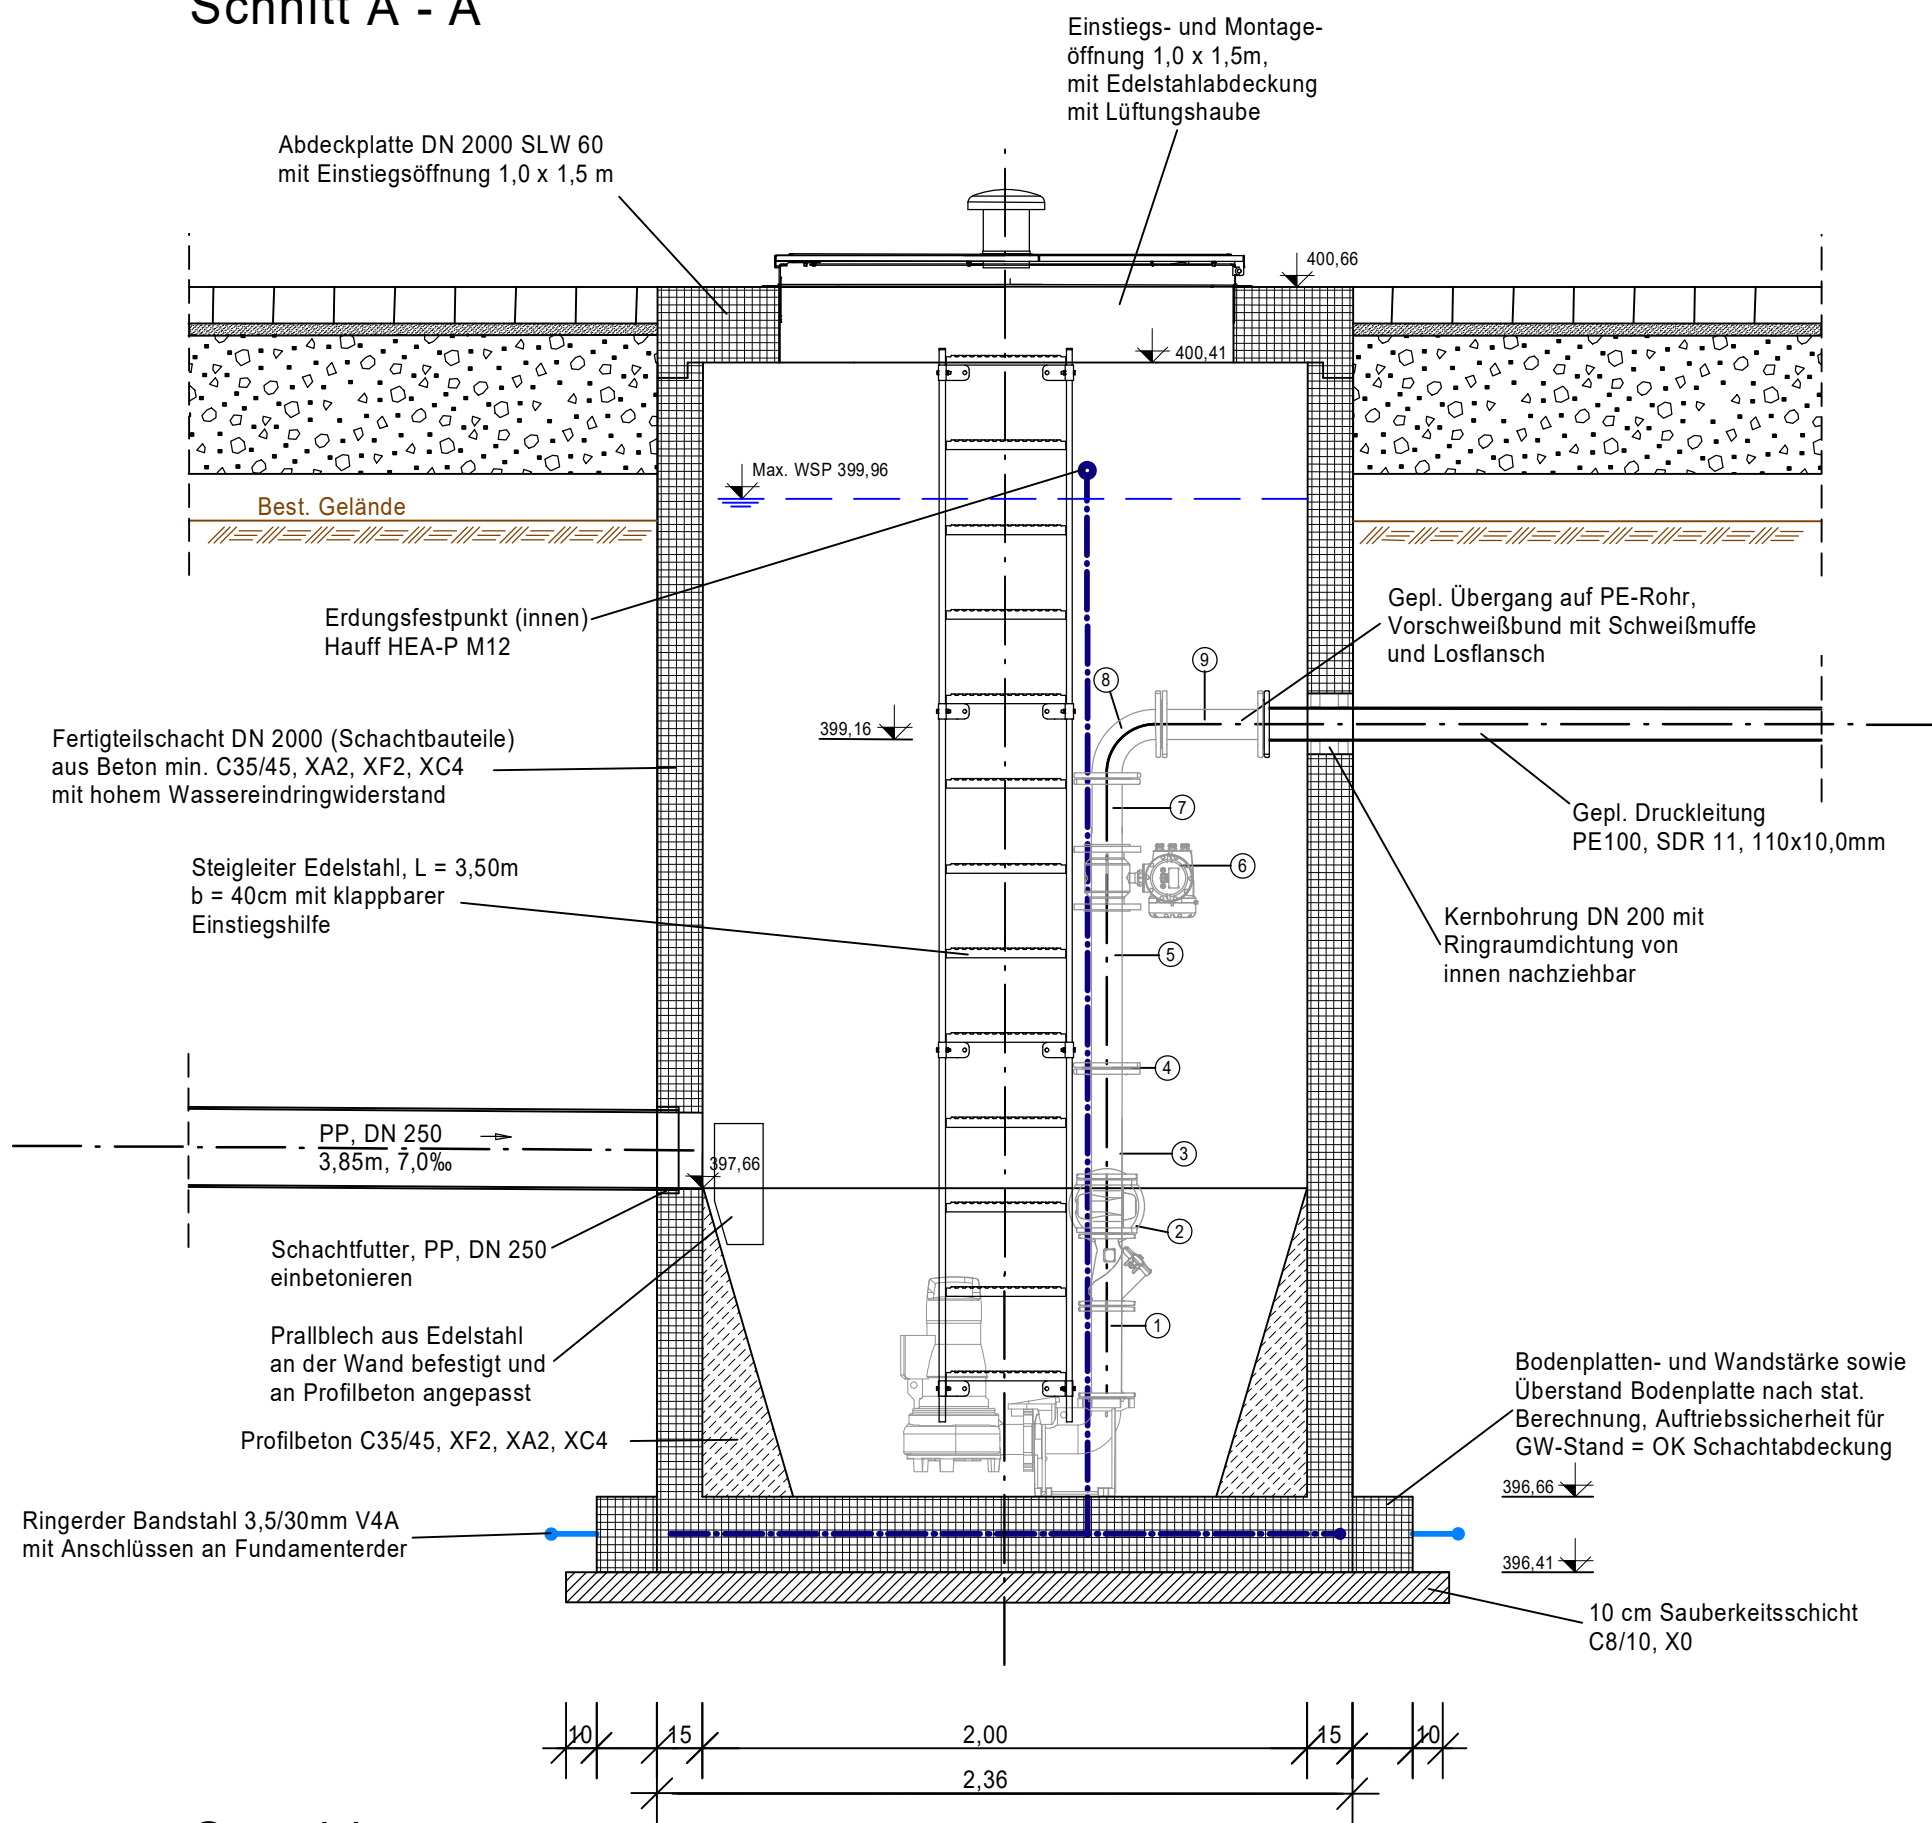

Grundriss

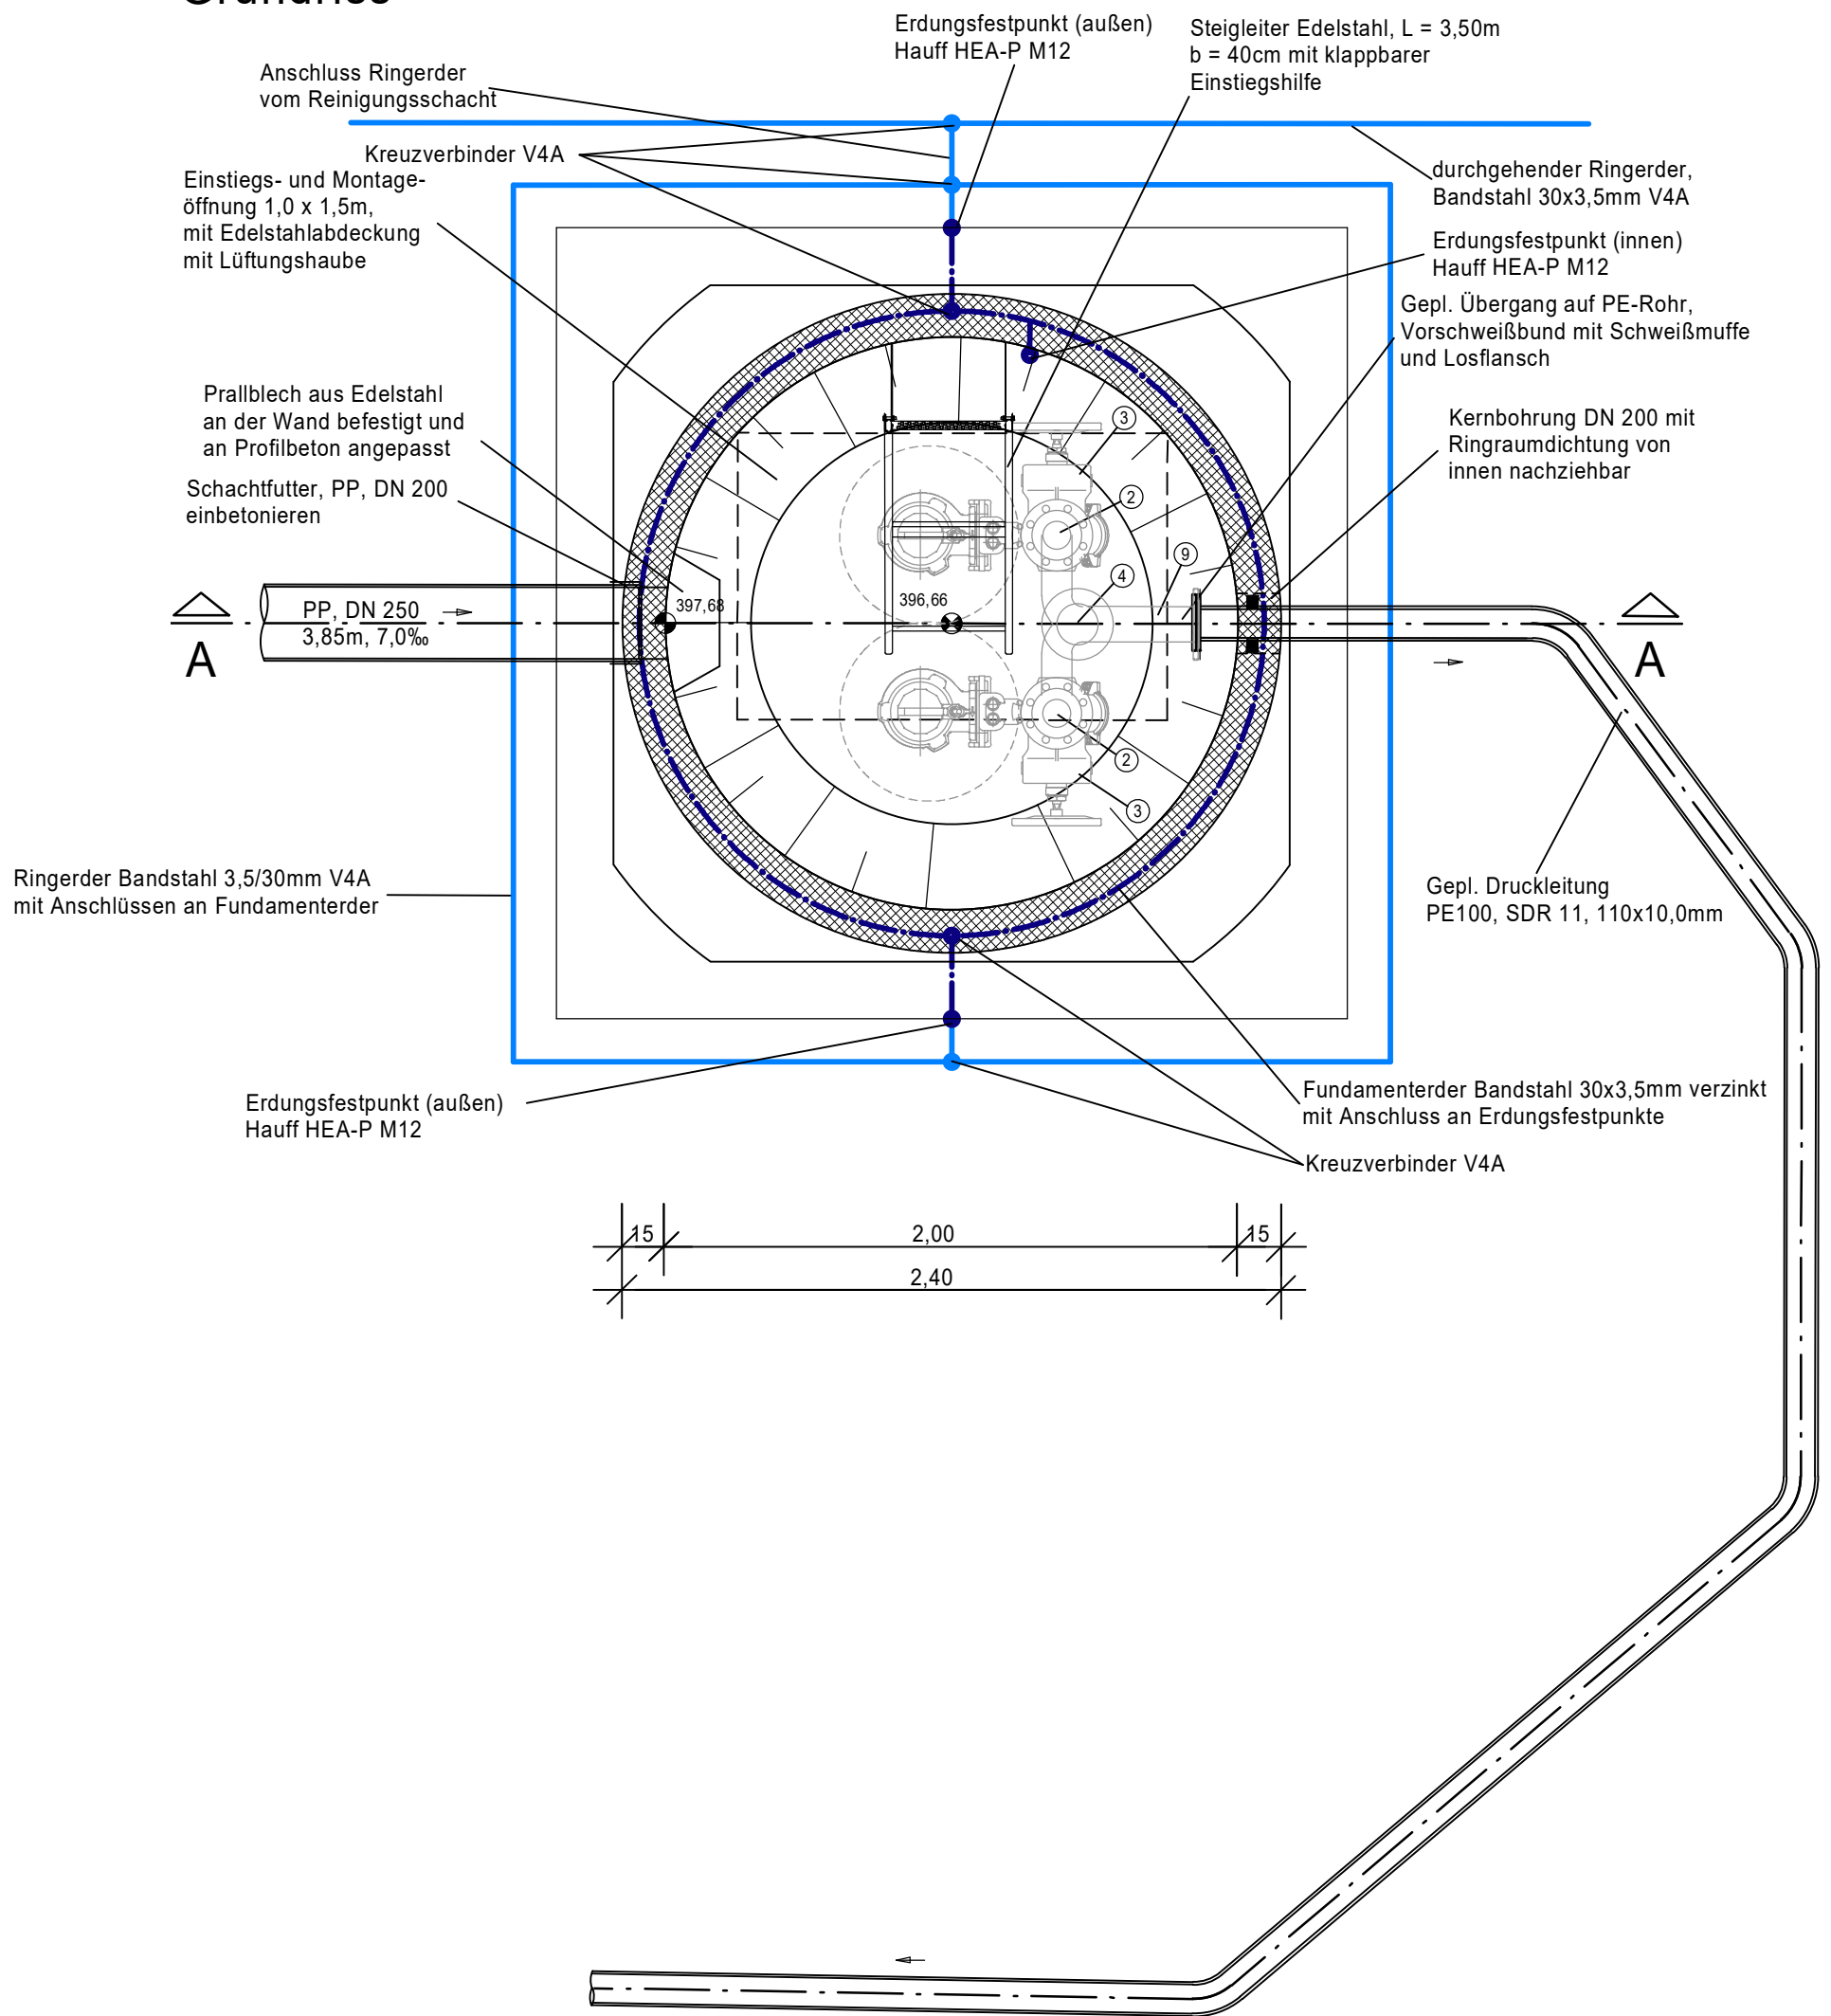


Draufsicht

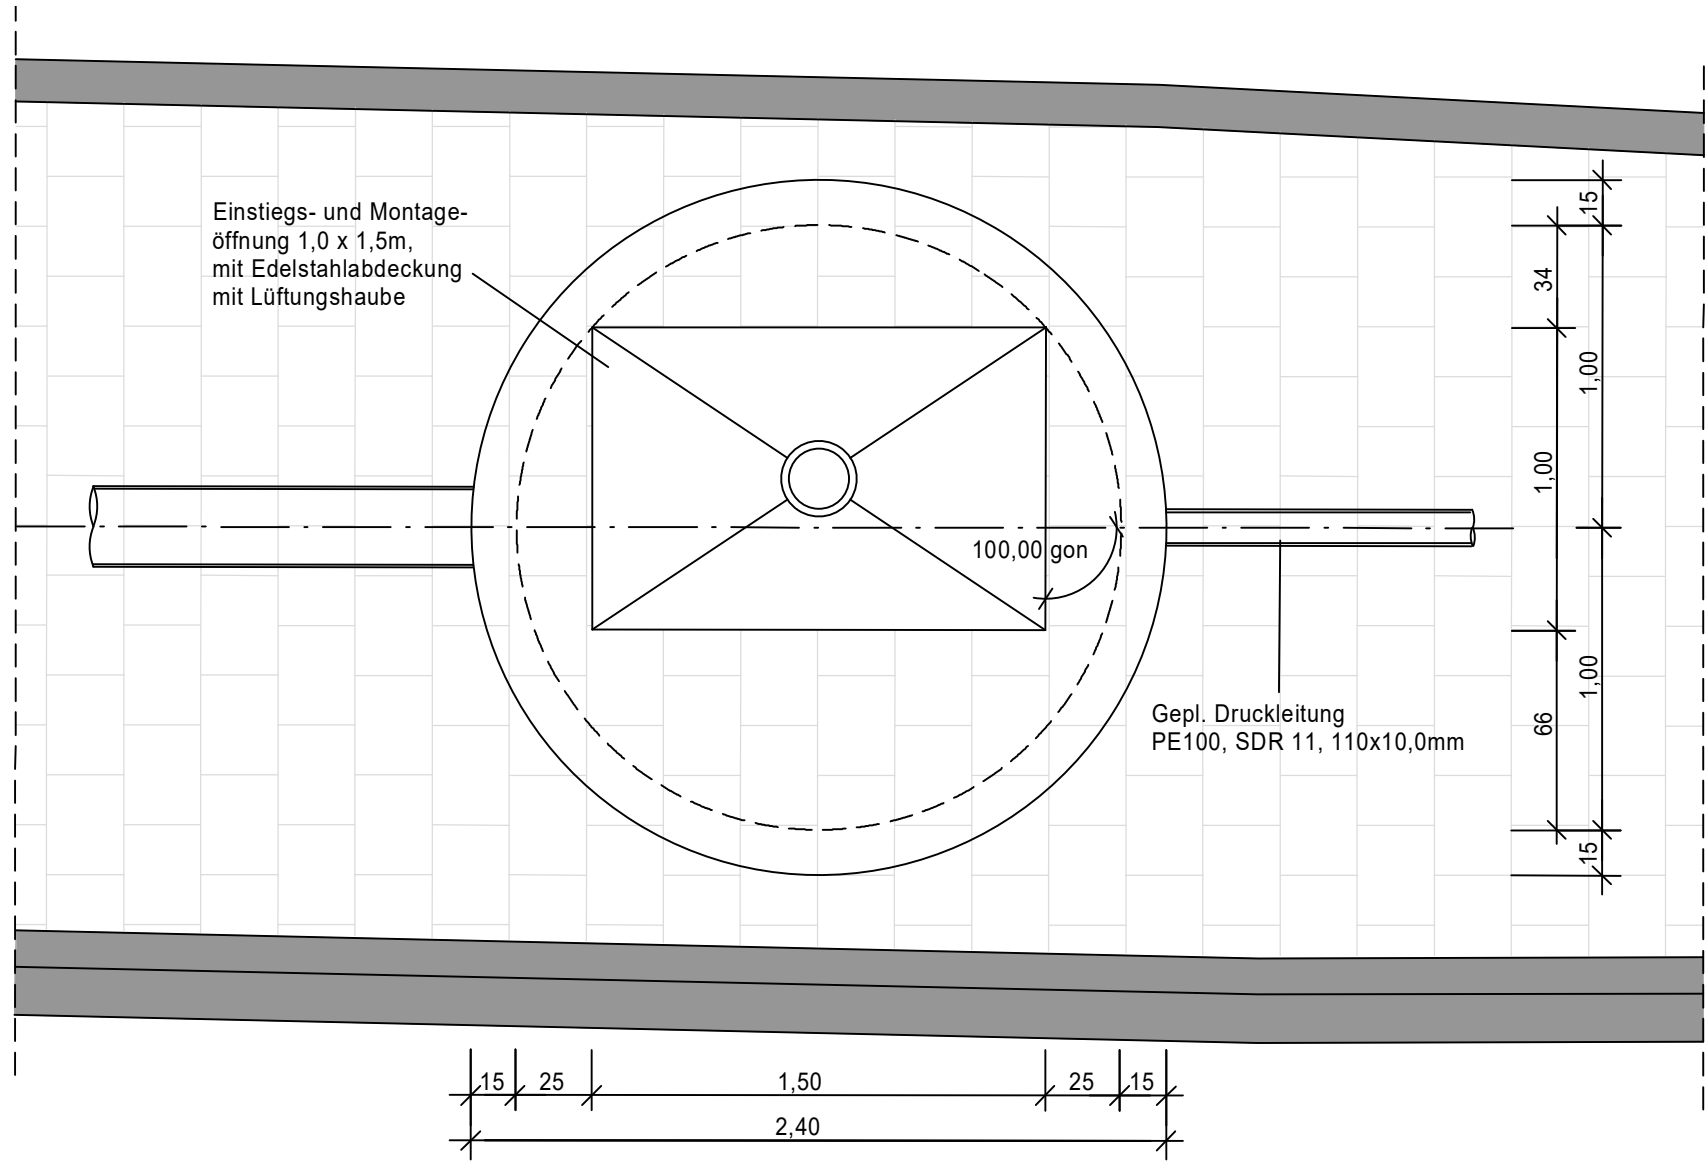

Erdungsdokumentation durch den Fertigteilhersteller:
- Pläne des Fundamentersystems
- Fotografien der Gesamtanlage
- Aufnahmen der wichtigsten Verbindungen, z. B. Anschluss zur Haupterdungsschiene, Anschlüsse für das Blitzschutzsystem
- Durchgangsmessung mit Dokumentation (Formular)

Detail Prallblech

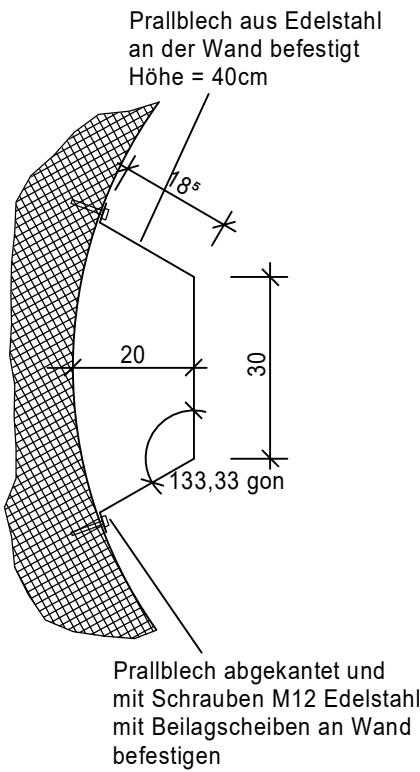

Rohrinstallation PN 16

- ① 2 x FF-Stück DN 100 aus Edelstahl V4A, L = 0,27m
- ② 2 x Kugelrückschlagventil DN 100, GGG/EKB
- ③ 2 x Gehäuseschieber DN 100, kurze baulänge, HR, GGG/EKB
- ④ 1 x Hosenrohrstück aus Edelstahl V4A, 3 x DN 100
- ⑤ 1 x FF-Stück DN 100, Edelstahl, V4A, L = 0,50m
- ⑥ 1 x MID DN 100, L = 0,22m
- ⑦ 1 x FF-Stück DN 100, Edelstahl, V4A, L = 0,20m
- ⑧ 1 x Q-Stück 90°, DN 100, Edelstahl, V4A
- ⑨ 1 x FF-Stück DN 100, Edelstahl, V4A, L = 0,30m

Änderungsverzeichnis			
Änderung Nr.:	Art der Änderung:	geändert am:	gezeichnet:
Planungsphase:			
Entwurfsplanung			
Bauvorhaben:	Abwasserbeseitigung und Niederschlagswasserableitung der "Erweiterung Gewerbegebiet Kohlbeck" im Ortsteil Seiboldsmühle Stadt Heideck, Landkreis Roth		
Planbezeichnung:	Bauwerksplan Pumpwerk (PW001)		
Anlage Nr.:	8	Plan Nr.:	Blatt Nr.: 1/1
Maßstab: 1 : 25		Datum: 19.12.2025	
Bauträger:		bearbeitet: D. Kamm	
Stadt Heideck Marktplatz 24 91180 Heideck		gezeichnet: L. Hannemann	
1. Bgm. Ralf Beyer		geprüft:	
KLOS GmbH & Co. KG		C. Schwemmer, Dipl.-Ing. (FH)	
Ingenieurbüro für Tiefbauwesen und Städteplanung Beratung • Planung • Bauleitung • Gutachten Alte Rathausgasse 6 91174 Spalt www.ib-klos.de		Fon: 09175 / 7970 - 0 Fax: 09175 / 7970 - 50 Email: info@ib-klos.de	
Fzo: Keine		Box: Entwurf	
Pfad Plotdatei: /8_BW_Pumpwerk.pdf		Blattgröße: 56,0 cm x 66,0 cm	