


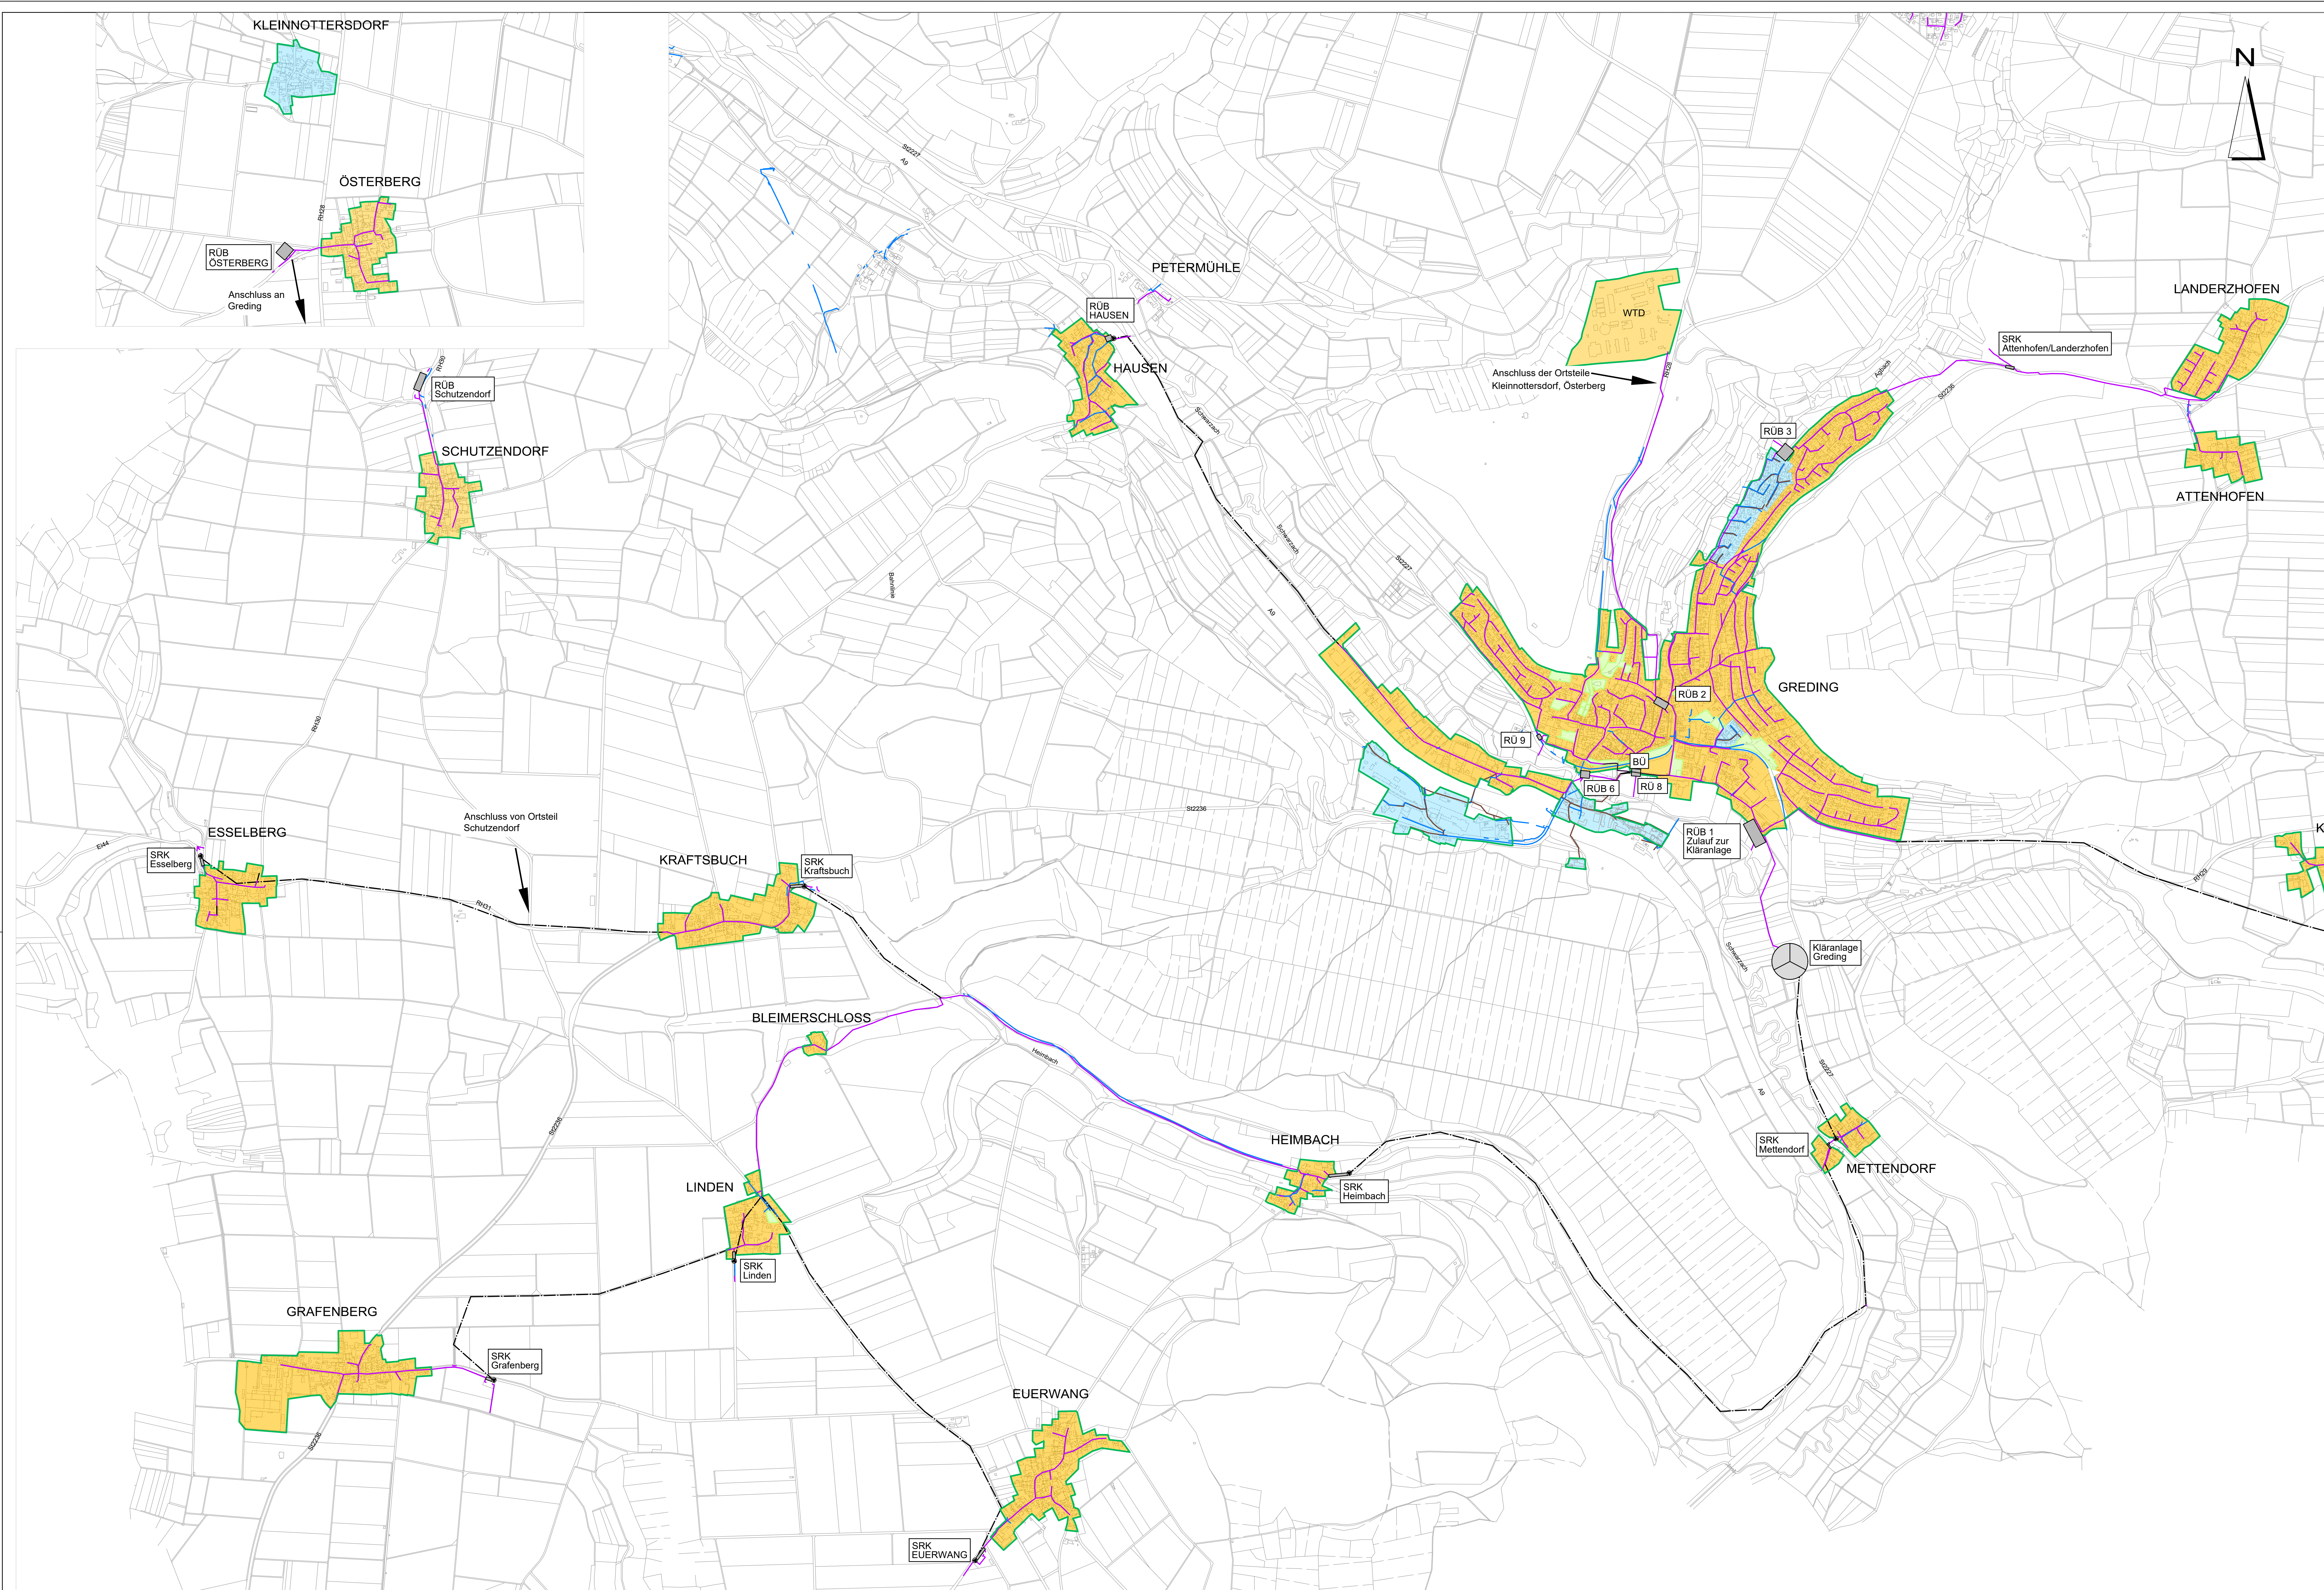

Zeichenerklärung

- best. Mischwasserkanal
- best. Schmutzwasserwasserkanal
- best. Regenwasserwasserkanal
- best. Druckleitung
- best. Regenüberlauf /-becken / Stauraumkanal
- best. Pumpwerk
- Gesamteinzugsgebietsgrenze
- Grünflächen
- Einzugsgebiet Mischsystem
- Einzugsgebiet Trennsystem

ABWASSERANLAGEN DER STADT GREDDING
NACHWEIS DER MISCHWASSERBEHANDLUNGSANLAGEN

ÜBERSICHTSLAGEPLAN
IST - ZUSTAND

BAUHERR:

STADT GREDDING
MARKTPLATZ 11-13
91171 GREDDING

DATUM: 07.12.2020

ENTW. VS

GEZ. UG

PROJ. NR. 121/03/14

PLAN NR.
2

MASSSTAB:
1:10.000

INGENIEURBÜRO
DR. RESCH + PARTNER
HOLZGASSE 28
91781 WEISSENBURG
TEL. 09141/8521 0
FAX 09141/852128