


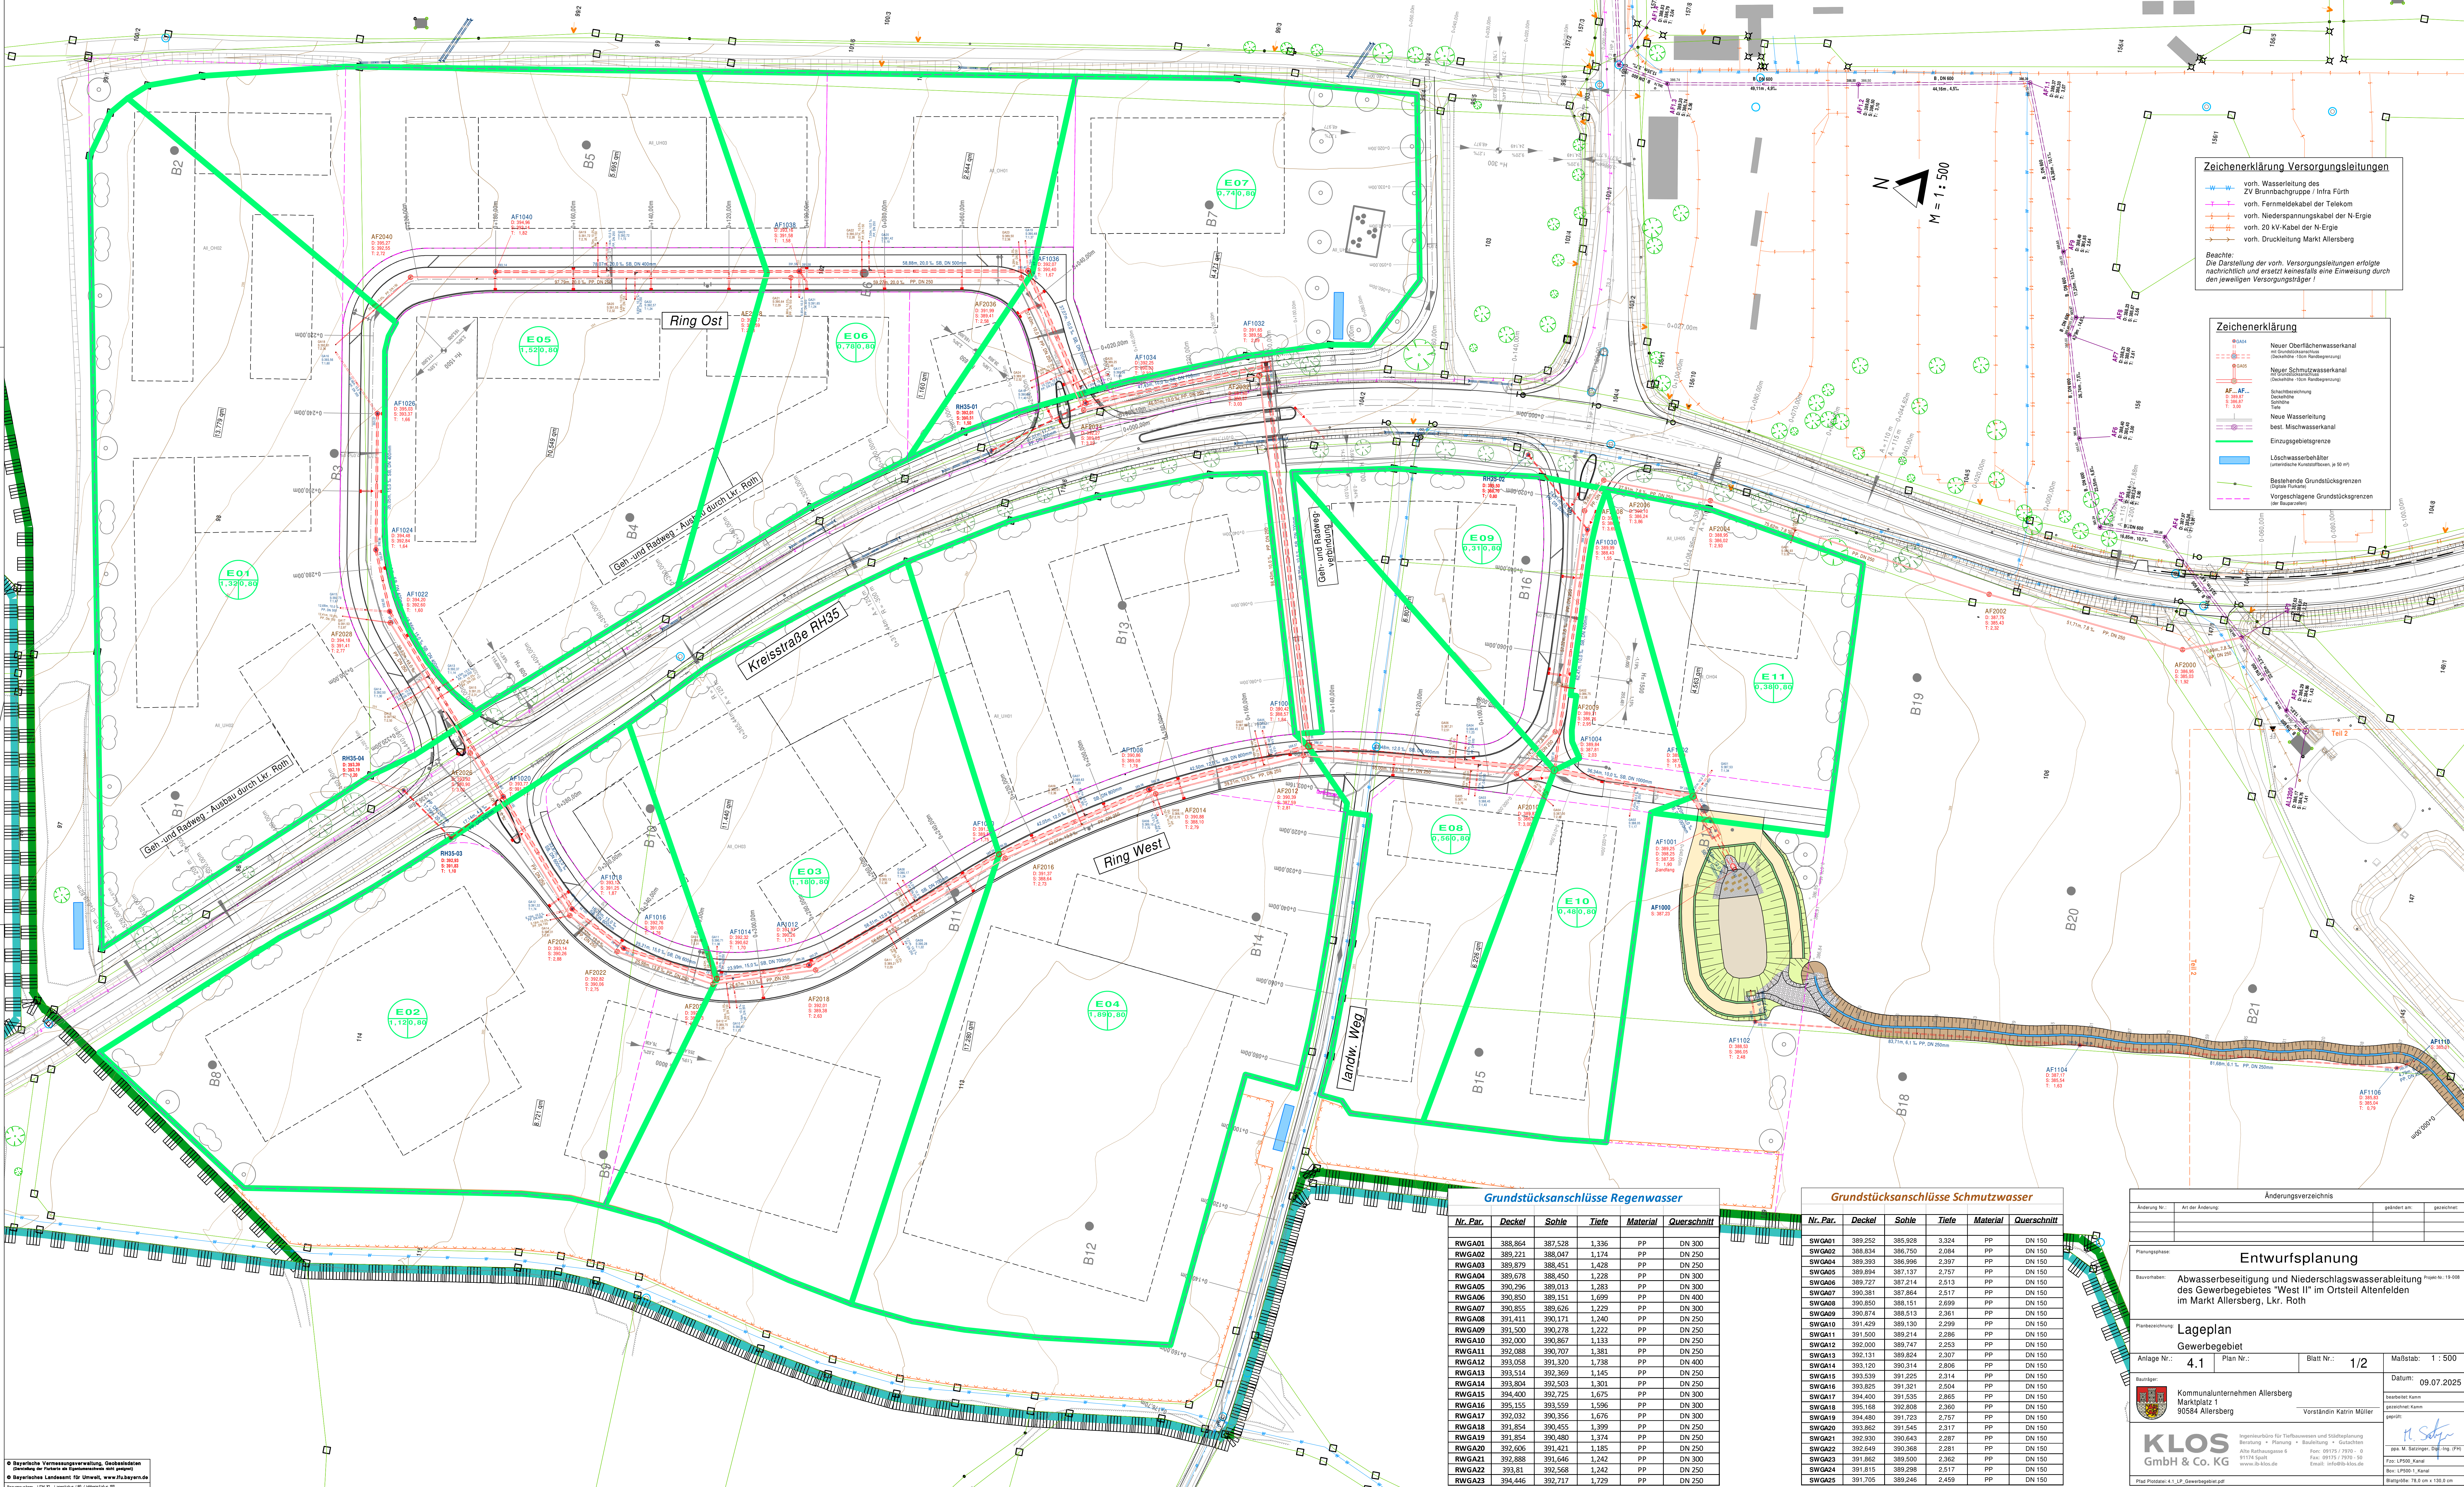

Zeichenerklärung Versorgungsleitungen

- vorr. Wasserleitung des ZV Brunnbachgruppe / Infra Fürth
- vorr. Ferntelekabel der Telekom
- vorr. Niederspannungskabel der N-Ergie
- vorr. 20 kV-Kabel der N-Ergie
- vorr. Druckleitung Markt Allersberg

Beachte: Die Darstellung der vorr. Versorgungsleitungen erfolgte nachrichtlich und ersetzt keinesfalls eine Einweisung durch den jeweiligen Versorgungsträger!

Zeichenerklärung

- Neuer Oberflächenwasserkanal (Deckrohre: 10cm Handbegrenzung)
- Neuer Schmutzwasserkanal (Deckrohre: 10cm Handbegrenzung)
- Neue Wasserleitung
- Neuer Mischwasserkanal
- Einzugsgebietsgrenze
- Löschwasserbehälter (unterirdische Kunststoffbehälter, je 10 m)
- Bestehende Grundstücksgrenzen (unterirdische Kunststoffbehälter, je 10 m)
- Vorgeschlagene Grundstücksgrenzen (der Baugruben)

Grundstücksanschlüsse Regenwasser

Nr. Par.	Deckel	Sohle	Tiefe	Material	Querschnitt
RWGA01	388,864	387,528	1,336	PP	DN 300
RWGA02	389,221	388,047	1,174	PP	DN 250
RWGA03	389,879	388,451	1,428	PP	DN 250
RWGA04	389,078	388,450	1,228	PP	DN 300
RWGA05	390,296	389,013	1,283	PP	DN 300
RWGA06	390,850	389,151	1,699	PP	DN 400
RWGA07	390,855	389,626	1,229	PP	DN 300
RWGA08	391,411	390,171	1,240	PP	DN 250
RWGA09	391,500	390,278	1,222	PP	DN 250
RWGA10	392,000	390,867	1,133	PP	DN 250
RWGA11	392,088	390,707	1,381	PP	DN 250
RWGA12	393,058	391,320	1,738	PP	DN 400
RWGA13	393,514	392,369	1,145	PP	DN 250
RWGA14	393,804	392,503	1,301	PP	DN 250
RWGA15	394,400	392,725	1,675	PP	DN 300
RWGA16	395,155	393,559	1,596	PP	DN 300
RWGA17	392,032	390,356	1,676	PP	DN 300
RWGA18	391,654	390,455	1,399	PP	DN 250
RWGA19	391,854	390,480	1,374	PP	DN 250
RWGA20	392,606	391,421	1,185	PP	DN 250
RWGA21	392,888	391,646	1,242	PP	DN 300
RWGA22	393,81	392,568	1,242	PP	DN 250
RWGA23	394,446	392,717	1,729	PP	DN 250

Grundstücksanschlüsse Schmutzwasser

Nr. Par.	Deckel	Sohle	Tiefe	Material	Querschnitt
SWG001	389,252	385,928	3,324	PP	DN 150
SWG002	388,834	386,750	2,084	PP	DN 150
SWG004	389,393	386,996	2,397	PP	DN 150
SWG005	389,894	387,137	2,757	PP	DN 150
SWG006	389,727	387,214	2,513	PP	DN 150
SWG007	390,381	387,864	2,517	PP	DN 150
SWG008	390,850	388,151	2,699	PP	DN 150
SWG009	390,874	388,513	2,361	PP	DN 150
SWG010	391,429	389,130	2,299	PP	DN 150
SWG011	391,500	389,214	2,286	PP	DN 150
SWG012	392,000	389,747	2,253	PP	DN 150
SWG013	392,131	389,824	2,307	PP	DN 150
SWG014	393,120	390,314	2,806	PP	DN 150
SWG015	393,539	391,225	2,314	PP	DN 150
SWG016	393,825	391,321	2,504	PP	DN 150
SWG017	394,400	391,535	2,865	PP	DN 150
SWG018	395,168	392,808	2,360	PP	DN 150
SWG019	394,480	391,723	2,757	PP	DN 150
SWG020	393,862	391,545	2,317	PP	DN 150
SWG021	392,930	390,643	2,287	PP	DN 150
SWG022	392,649	390,368	2,281	PP	DN 150
SWG023	391,862	389,500	2,362	PP	DN 150
SWG024	391,815	389,298	2,517	PP	DN 150
SWG025	391,705	389,246	2,459	PP	DN 150

Änderungsverzeichnis

Änderung Nr.	Art der Änderung	gezeichnet am	gezeichnet

Entwurfsplanung

Bauvorhaben: Abwasserbeseitigung und Niederschlagswasserableitung des Gewerbegebietes "West II" im Ortsteil Altenfelden im Markt Allersberg, Lkr. Roth

Planungsphase: Entwurfsplanung

Lageplan

Anlage Nr.: 4.1 Plan Nr.: Blatt Nr.: 1/2 Maßstab: 1 : 500

Bauherr: Kommunalunternehmen Allersberg
Marktplatz 1
90584 Allersberg

Vorstand: Katrin Müller

Datum: 09.07.2025

gezeichnet: Kenn
geprüft: H. Söfgen

KLOS
GmbH & Co. KG

Ingenieurbüro für Tiefbauwesen und Städteplanung
Beratung • Planung • Ausführung • Gutachten
Alte Dorfstraße 1
91174 Spalt
www.klos.de

Telefon: 09171 / 7970-0
Fax: 09171 / 7970-50
E-Mail: info@klos.de

Proj. M. Söfgen, Dipl.-Ing. (V)H
Bau: LP500_Kanal
Bau: LP500-1_Kanal
Blattgröße: 78,0 cm x 130,0 cm

Plan-Produkt: 4.1_LP_Gewerbegebiet.pdf

H:\Allersberg\19-008_GE Allersberg West II\07 Altenfelden\GeoAllersberg GE West II.GVP